

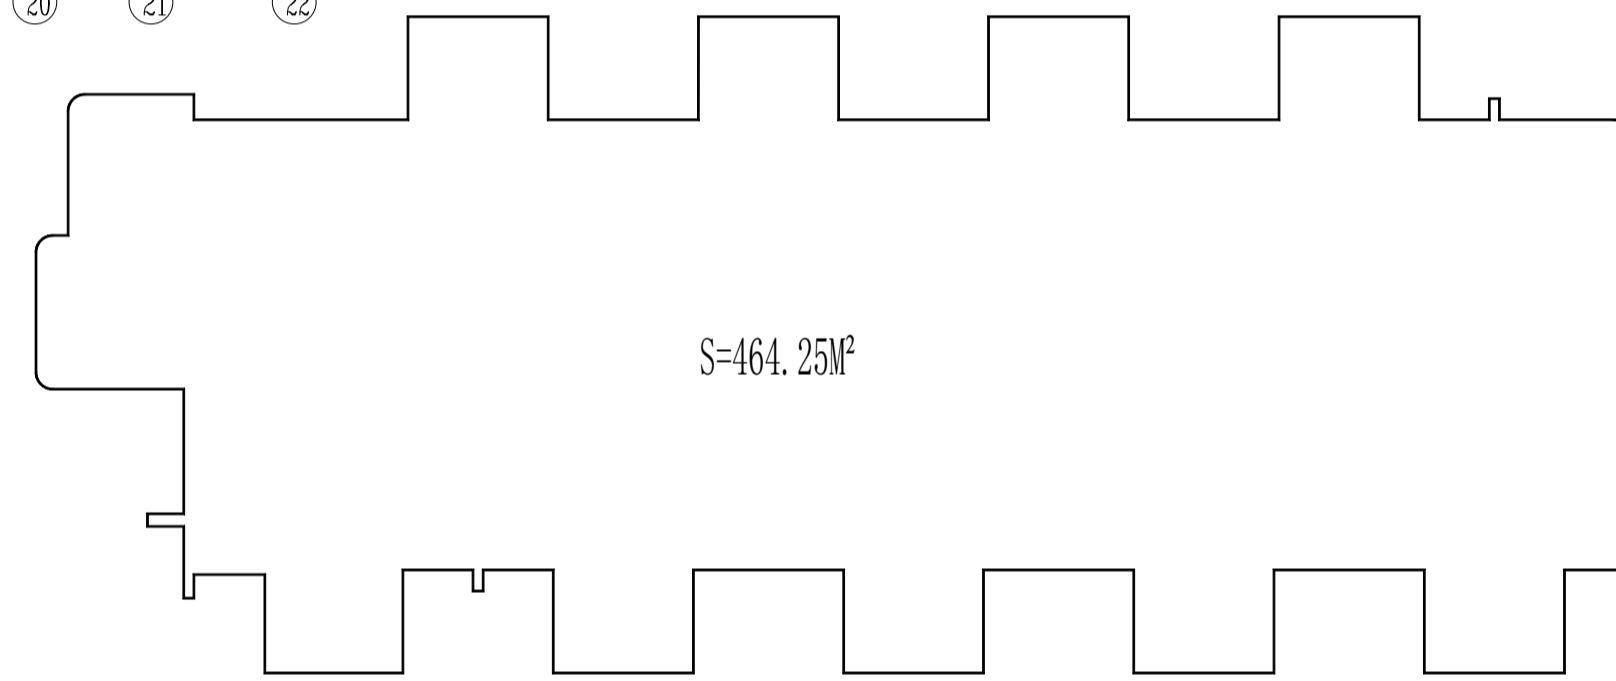





首层平面图 (改造前)

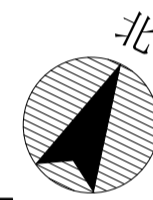

S=464.25M²

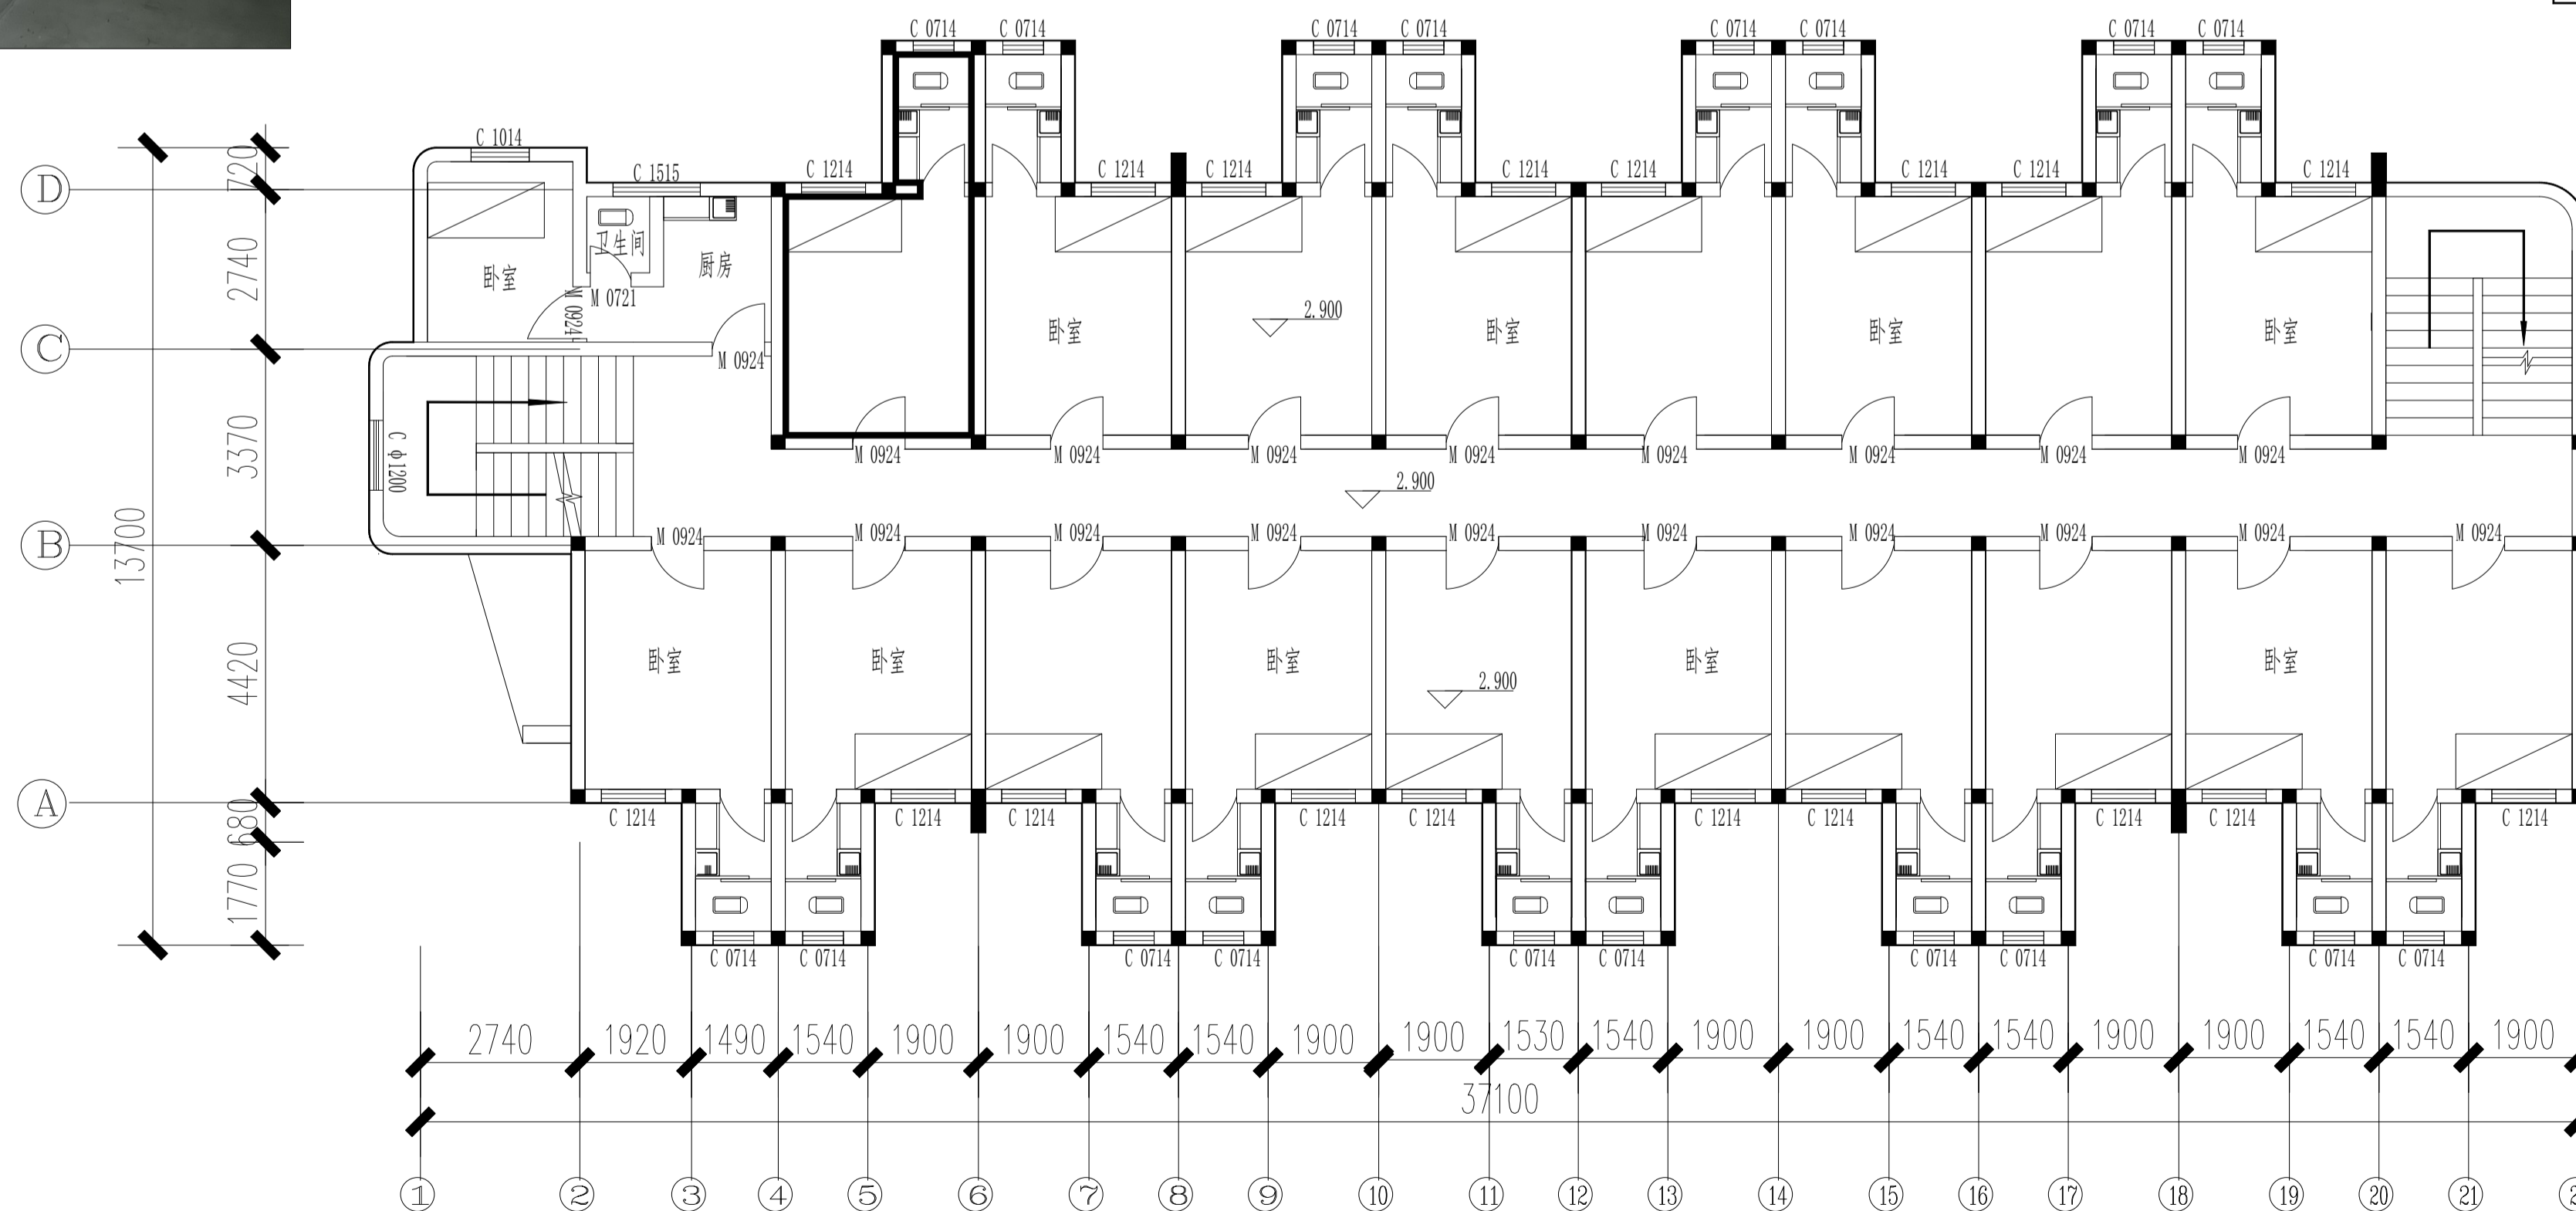

二~五标准层平面 (改造前)

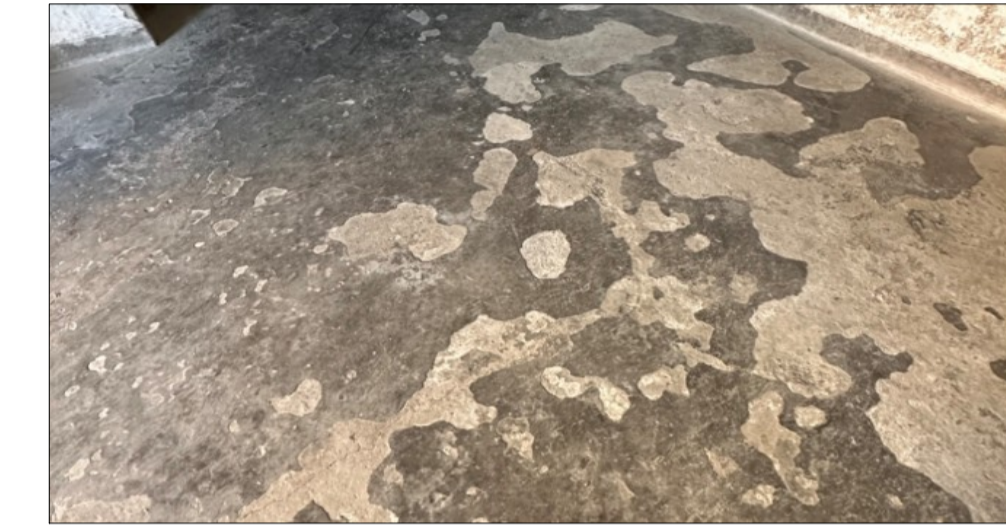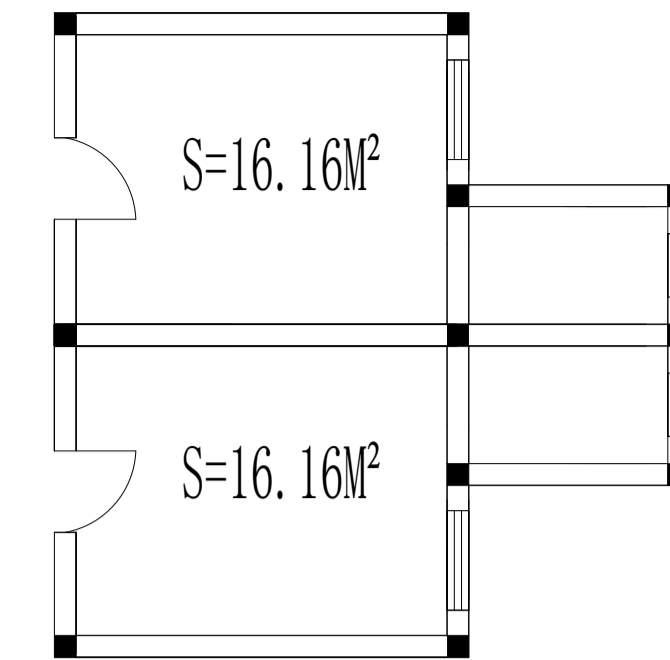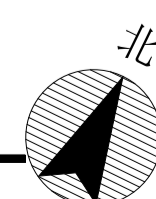

会签栏

建筑	结构
给排水	暖通
强电	弱电

设计/出图/执业专用章

改版记录

修改版本号	主要修改内容

设计单位

建设单位
浙江亚太机电股份有限公司

项目名称
老生活区宿舍楼改造工程

子项名称
4号宿舍楼装修

项目编号
设计阶段 施工图

审定
审核

设计总负责
专业负责

设计
校对

制图

图名
首层、二~五层平面图 (改造前)

图号
建施-01 出图比例

电子文件
出图日期 2024-11-18

修改版本号
A B C D